


Entrance
門H: 200cm

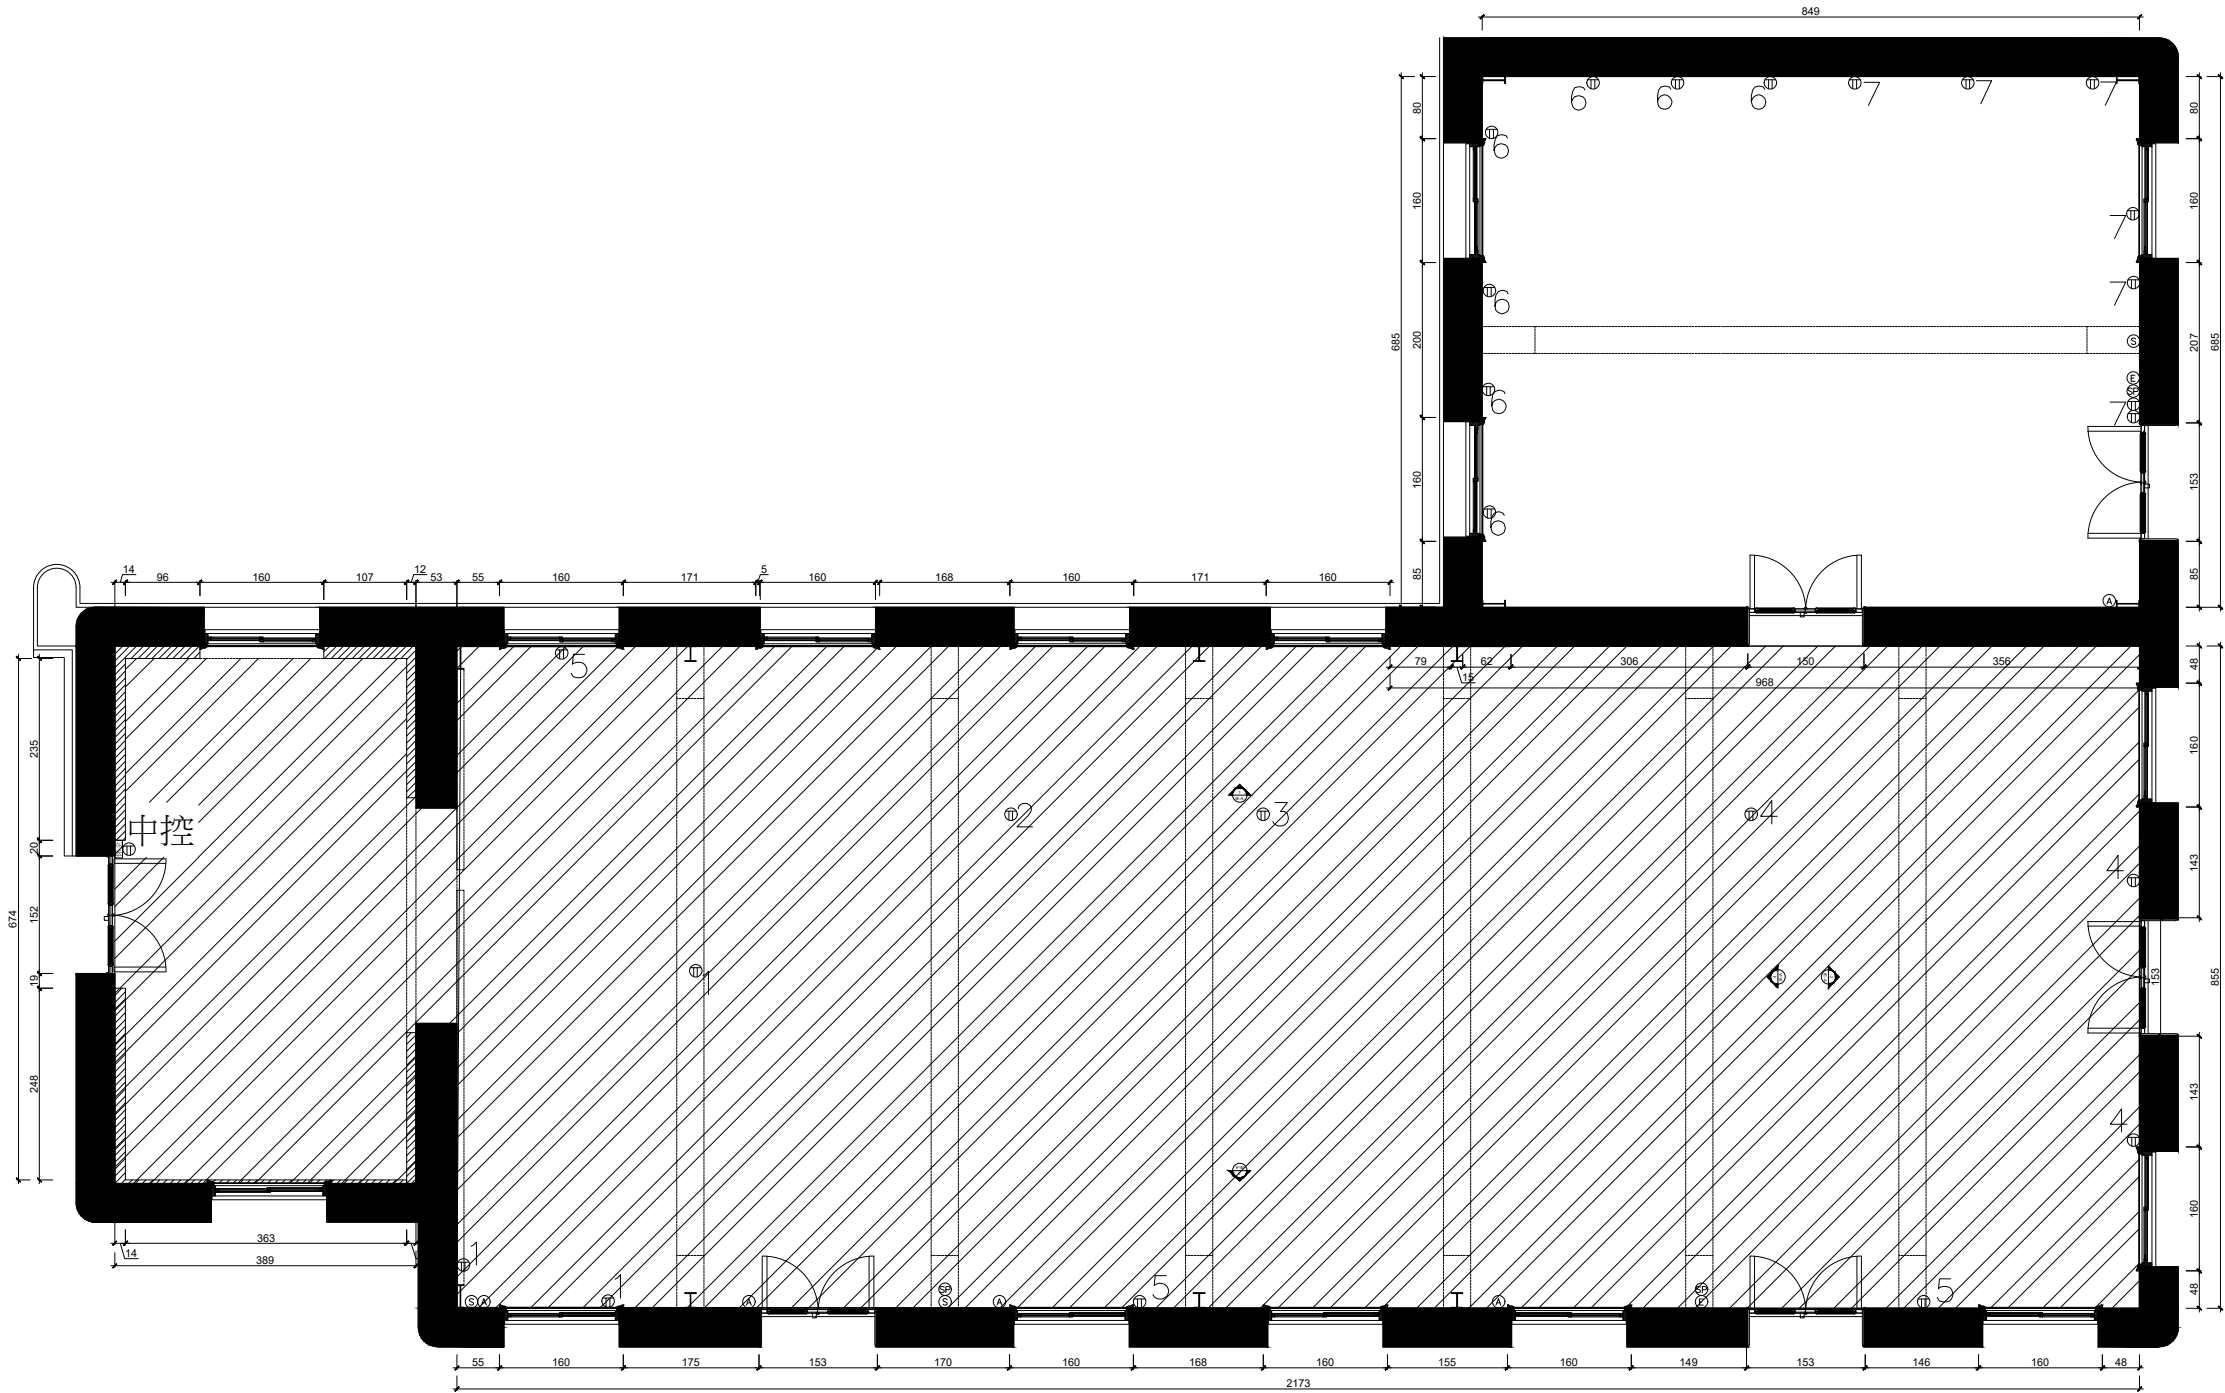

符號對照表

圖例	圖例說明	圖例	圖例說明
Ⓣ	110V 雙聯插座	Ⓐ	冷氣開關
ⓔ	緊急照明燈	Ⓢ	喇叭/廣播
Ⓢ	燈具開關位置點	Ⓣ	110V 雙聯插座(軌道燈架旁)
隱室	保全系統		

110V 迴路 共計 7 迴

KEY PLAN

JOB TITLE

松山文創園區

JOB ADDRESS

SHEET TITLE

辦公廳舍1樓南側
平面圖

ISSUED FOR

REVIEW

FILE NAME

DRAWN BY

JOB NUMBER

PLOT DATE

01/06/2020


SCALE

A1:1/50

A3:1/100

SHEET NO.

Entrance
門H: 200cm

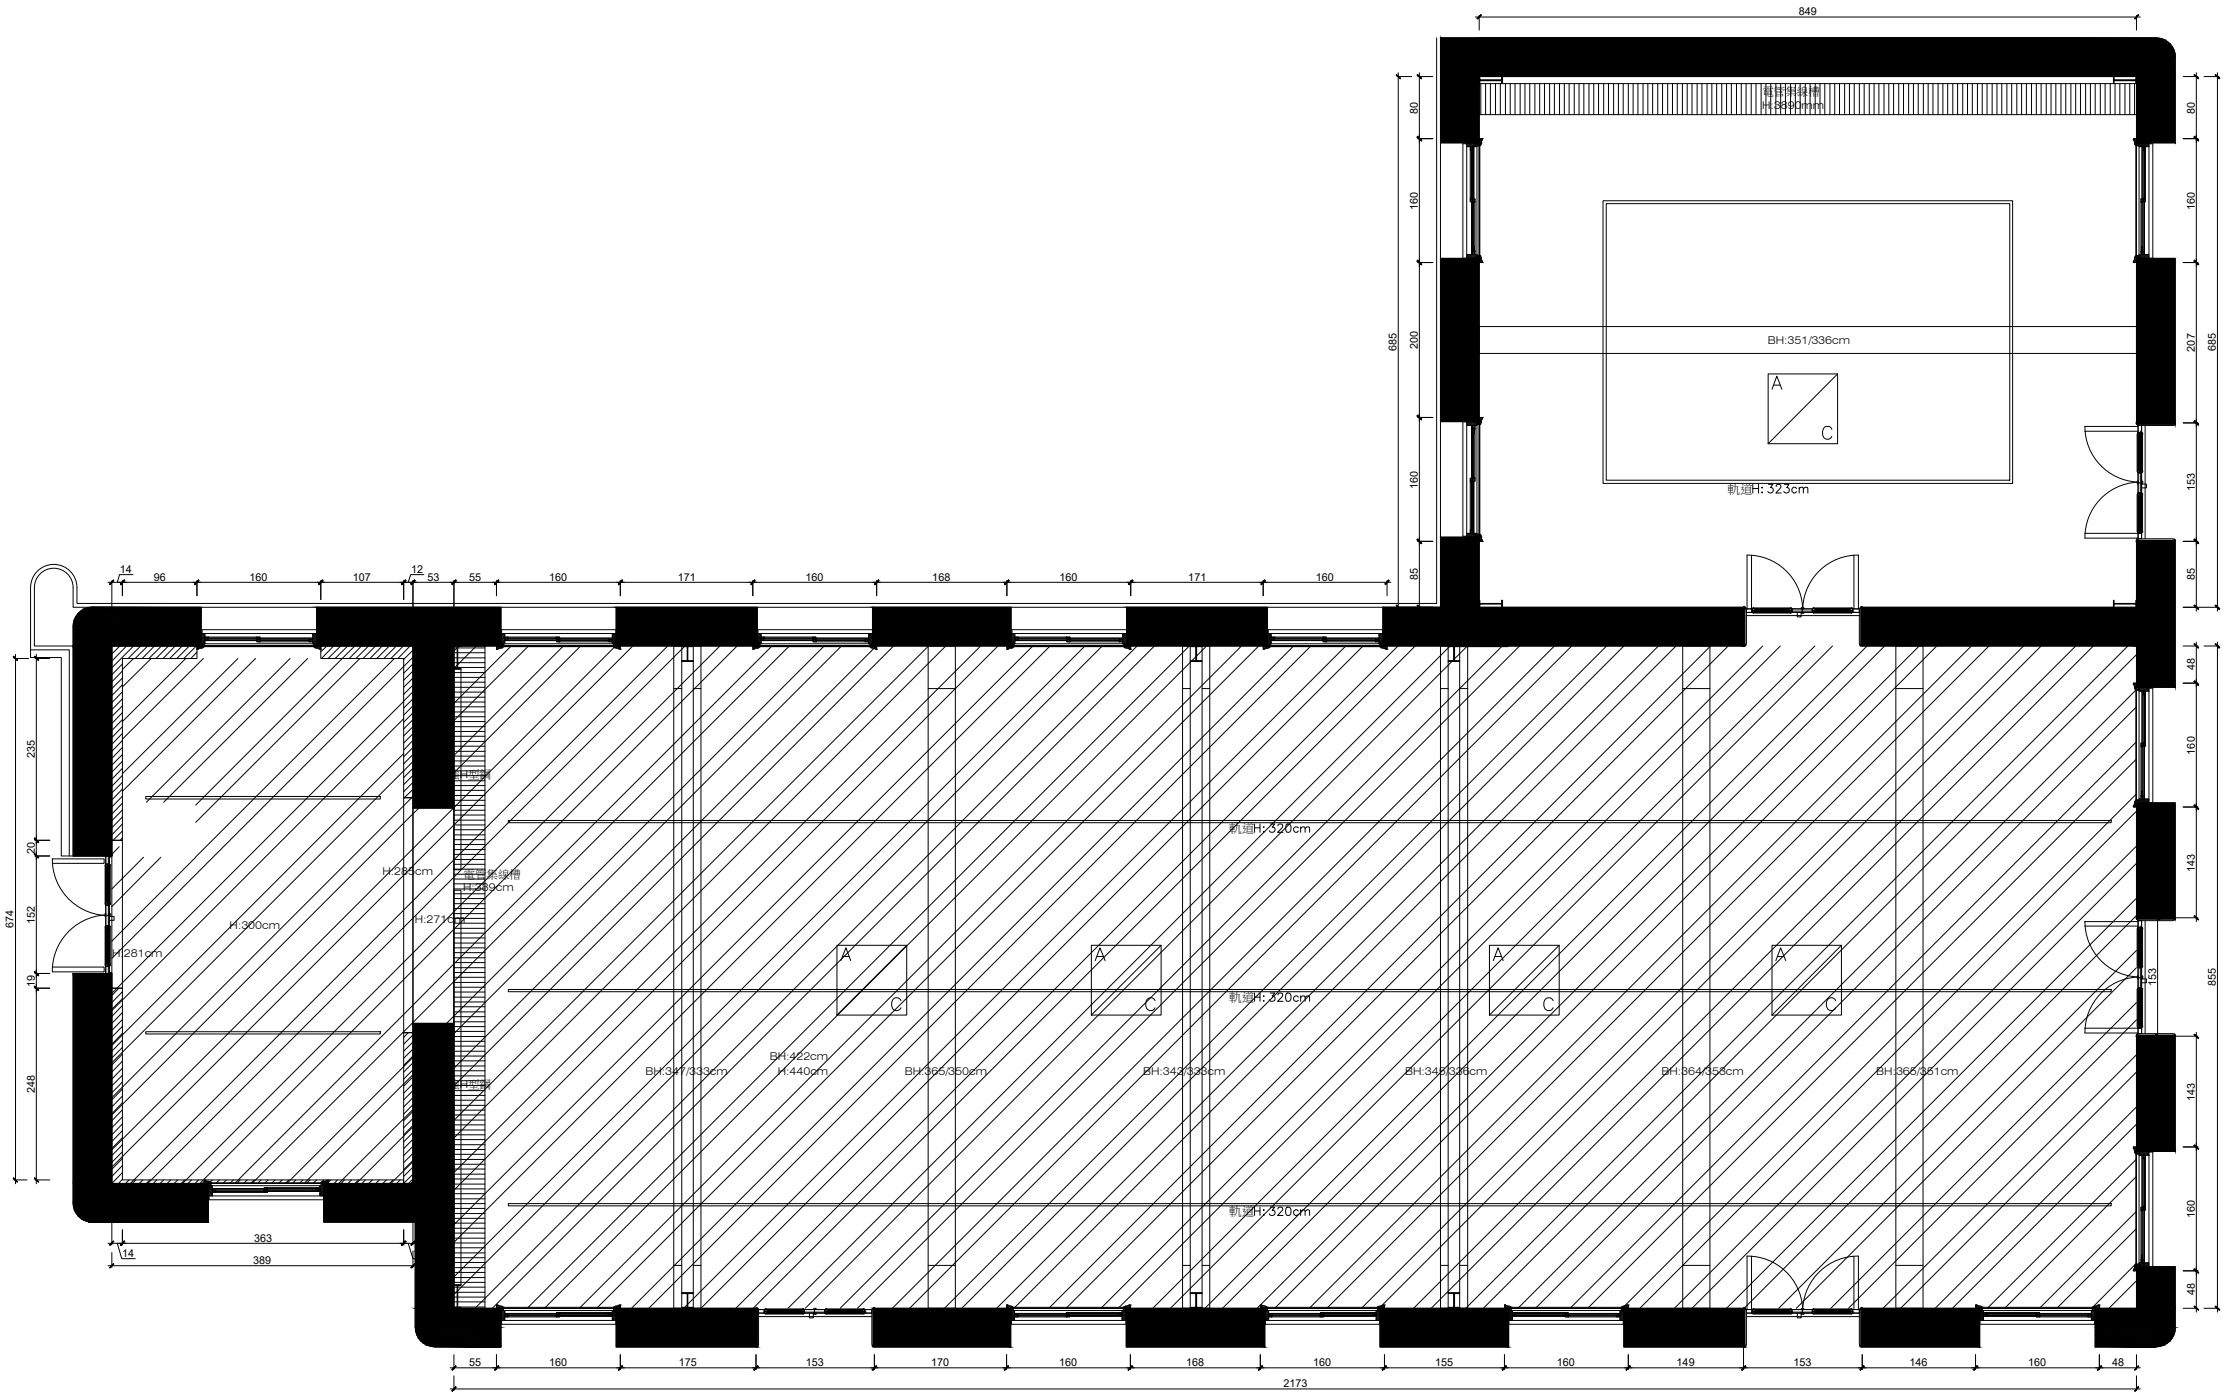

符號對照表

圖例	圖例說明
	空調主機位置點
	軌道燈架

KEY PLAN

JOB TITLE

松山文創園區

JOB ADDRESS

SHEET TITLE

辦公廳舍1樓南側
天花圖

ISSUED FOR

REVIEW

FILE NAME

DRAWN BY

JOB NUMBER

PLOT DATE

01/06/2020

SCALE

A1:1/50

A3:1/100

SHEET NO.